


LOCALE SOTTOSTAZIONE HVAC
Vista in Pianta

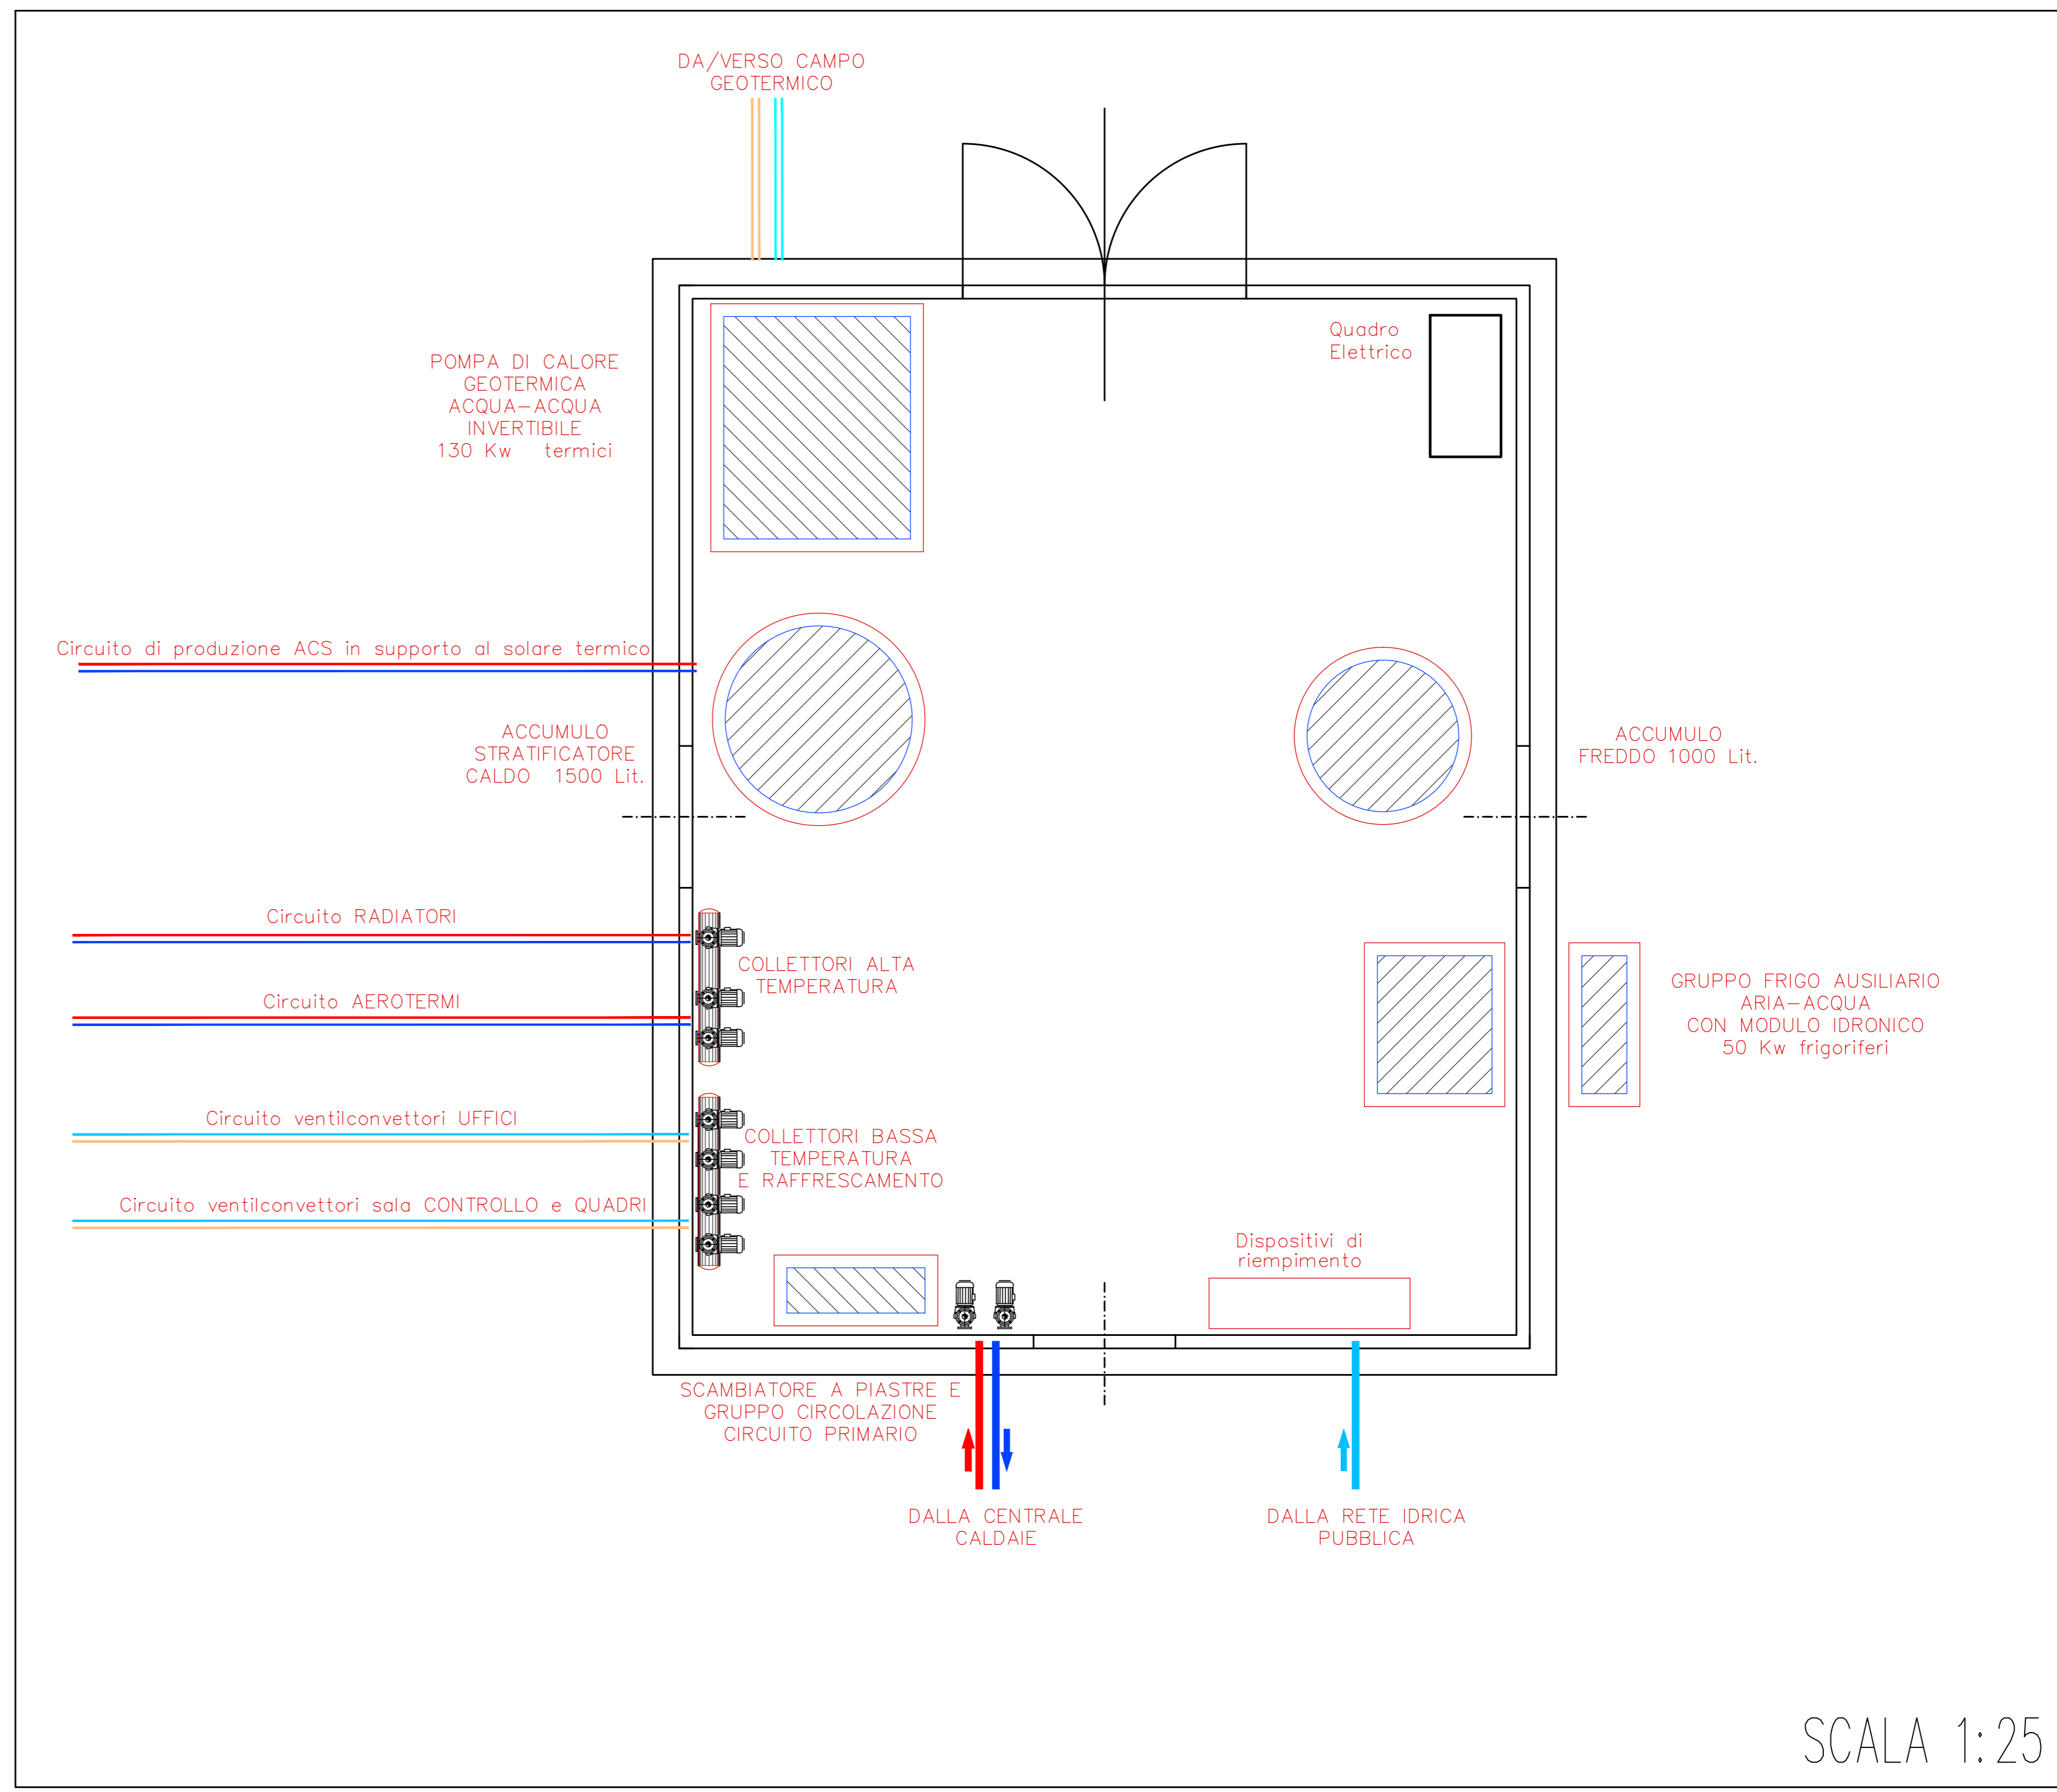

SCALA 1:25

SCALA 1:250

1	13-06-16	EMESIONE PER DDTI		LUZZI	CARBONARI	ANTONUCCI
0	13-06-13	EMESIONE PER DDTI		LUZZI	CARBONARI	ANTONUCCI
Rev.	DATA	DESCRIZIONE	ELABORATO	VERIFICATO	APPROVATO	
CLIENTE	SNAM RETE GAS	PROGETTISTA				
COMANDA	022072	UNITA' N.	00			
REALIZZAZIONE NUOVO IMPIANTO DI COMPRESIONE GAS DI MINERBIO (BO)			DIS. N.	00-CH-A-12039		
PLANIMETRIE GENERALI PIANTE LOCALI SOTTOSTAZIONE HVAC			REVISIONE	1		
DISPOSIZIONE SONDE GEOTERMICHE E SCHEMATICO CLIMATIZZAZIONE			FG.	1 DI 1		
			SCALA	1:100		